


全解体撤去処分

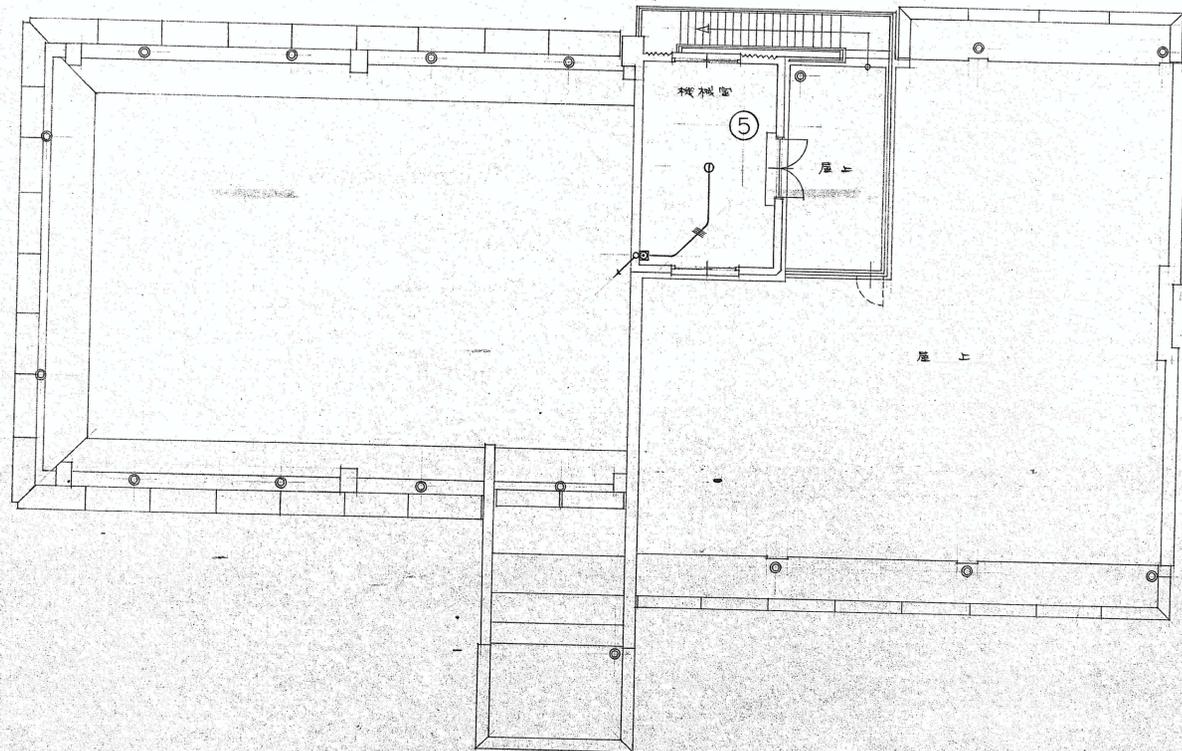

屋階平面図 S=1:100

PH階平面図 S=1:100

名称	熊山町中央公民館 新築工事
図名	電気設備図
縮尺	1/100

凡例	変更	年月日	DATE	CHECK1	CHECK2	TITLE	熊山公民館解体工事		No.
							No.	SCALE	
						電気設備図 14	1/100	A2版 71% A3版 50%	K-79