


全解体撤去処分

※改装によりファンコイルユニットの位置・数に変更

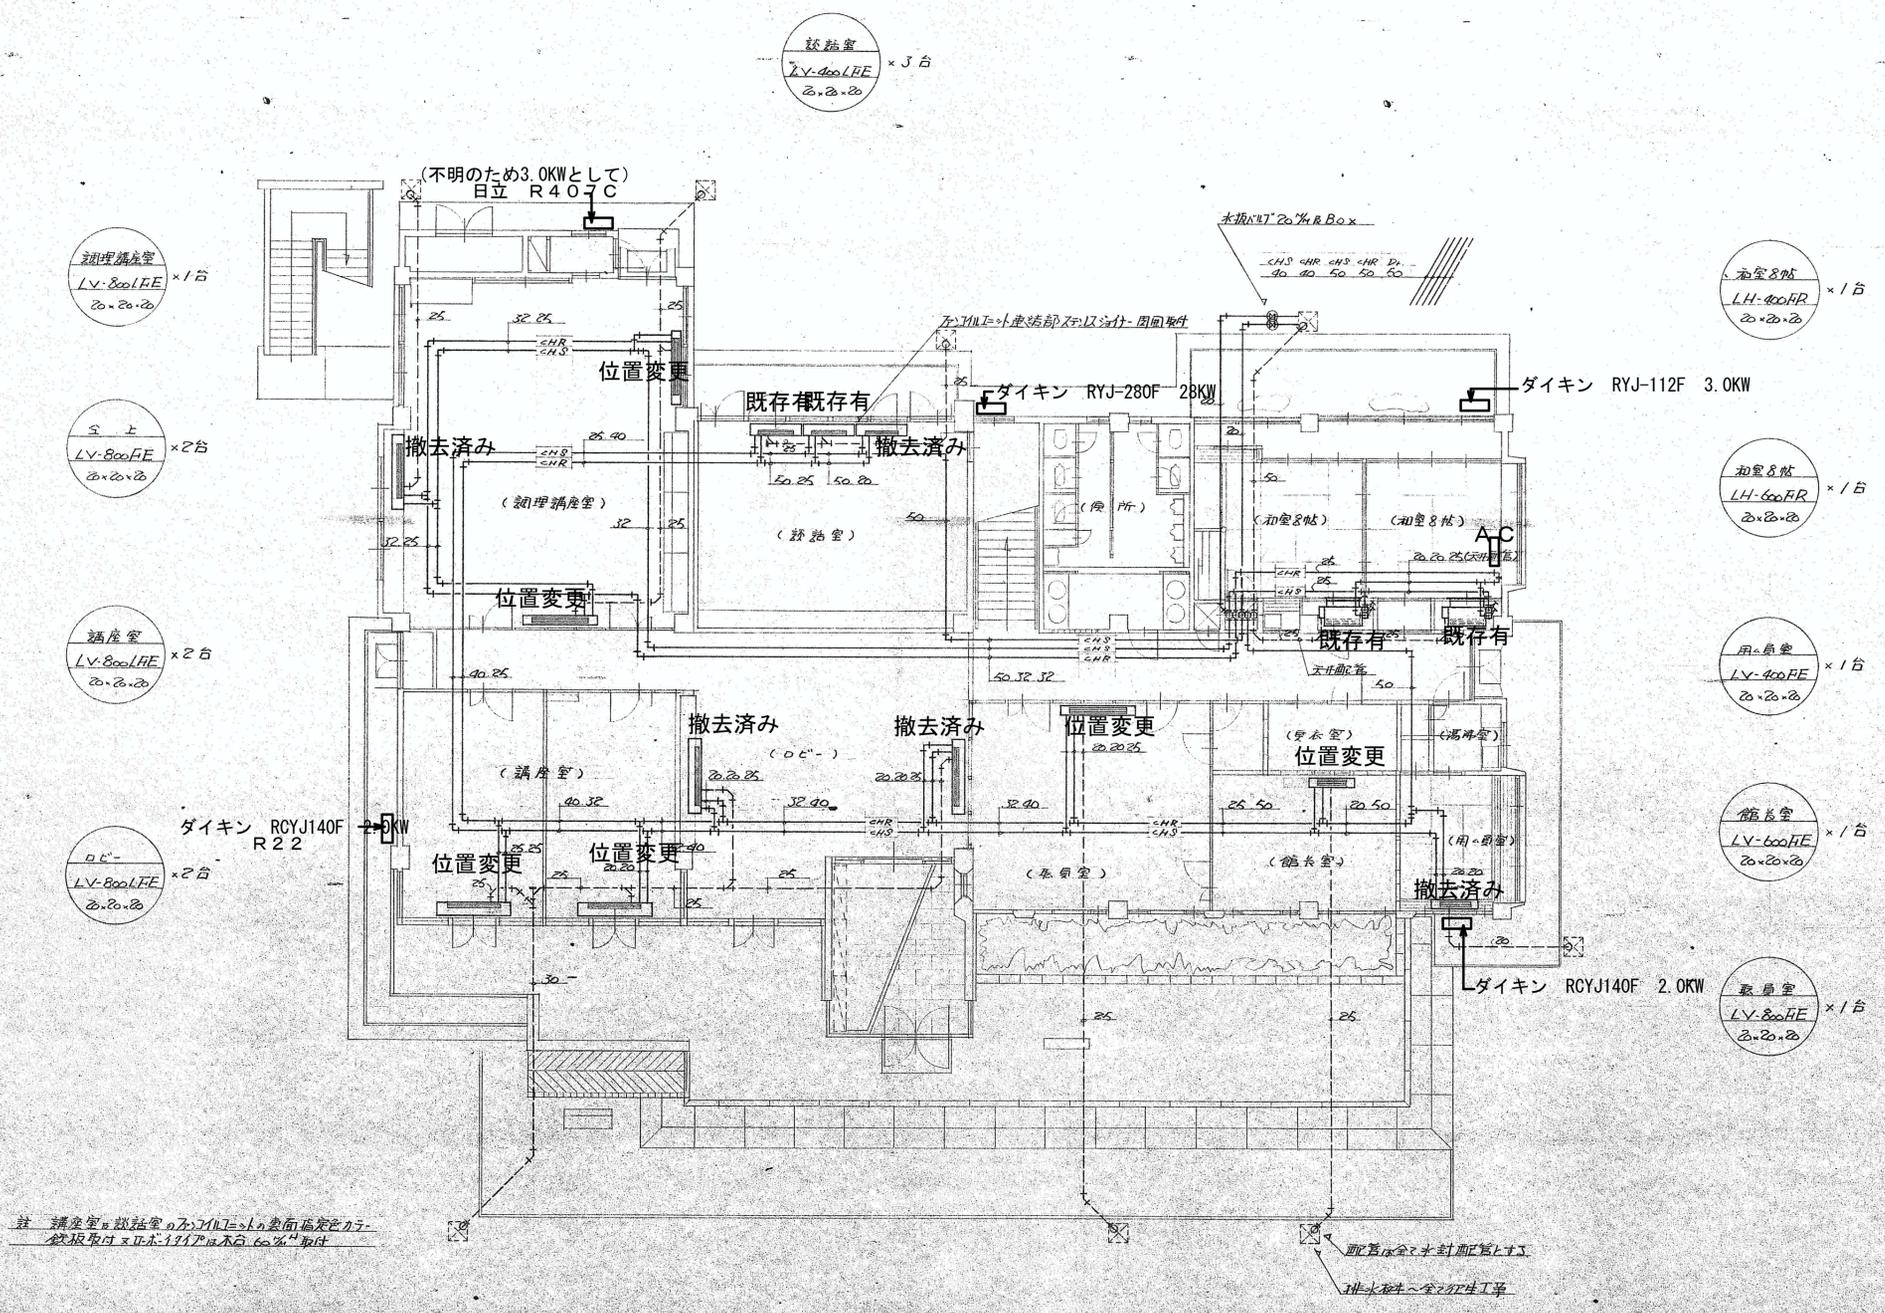

註 講義室・読書室の天井裏に空調管を配管し、配管途中に水漏れ発生し、止水工事を実施しました

1階配管図 1/100

名称	熊山町中央公民館 新築工事	
図面	給排水設備図	図番 73
縮尺	1/100	
設計	熊山町建設課	

凡例	変更	年月日	DATE	CHECK 1 CHECK 2 TITLE			No.
				No.	PL	DR	
				熊山公民館解体工事			
				給排水設備図 2			
				SCALE	A2版 71%	K-81	
				1/100	A3版 50%		