


全解体撤去処分

※改装によりファンコイルユニットの位置・数

大集会室エアコン

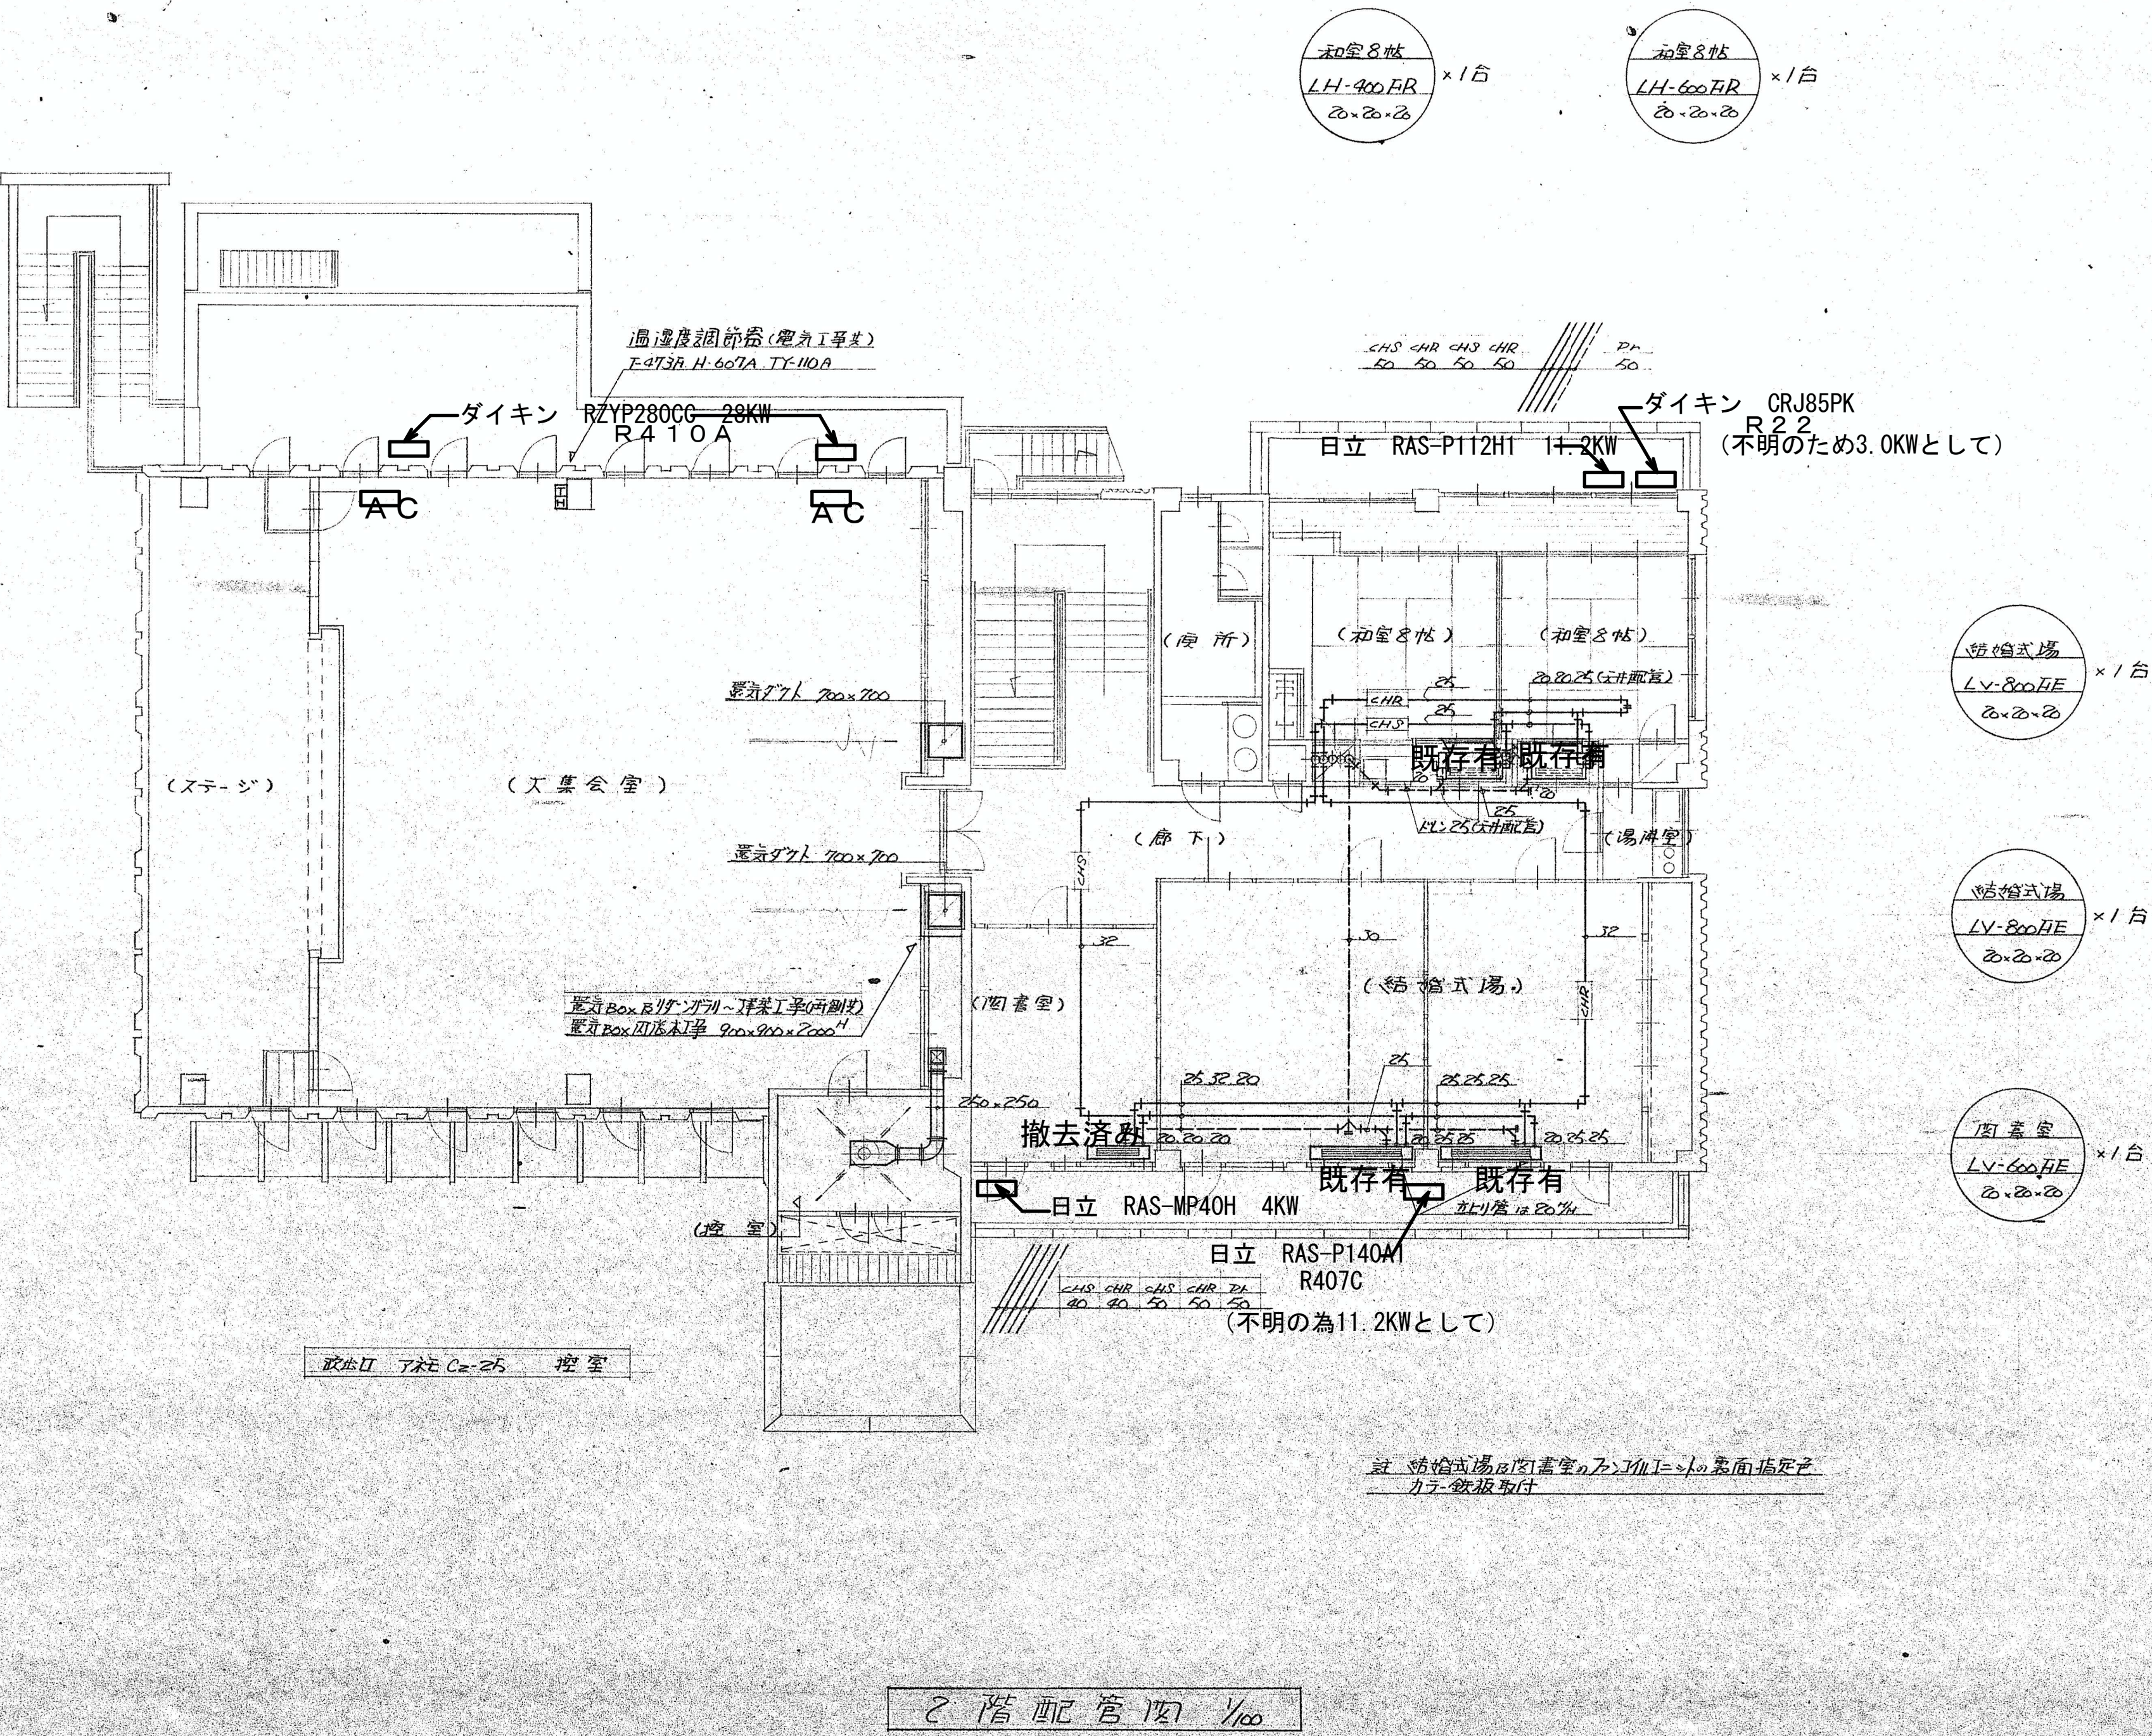

名称	熊山町中央公民館 新築 工事設計図		
図面	給排水設備図	図番	75
		縮尺	1/100
設計	熊山町・建築一般図熊山町21-0000号 熊山町		

凡例		変更	年 月 日		DATE	CHECK1	CHECK2	TITLE	No.
								熊山公民館解体工事	
					No.	PL	DR	NAME	
								給排水設備図 3	
								SCALE 1/100	
								A2版 71% A3版 50%	K-82